



01 PLANTA BAIXA  
UBS BEIRA RIO - VITÓRIA DO JARI-AP  
ESCALA 1:200/RS


CENTRO COMUNITARIO

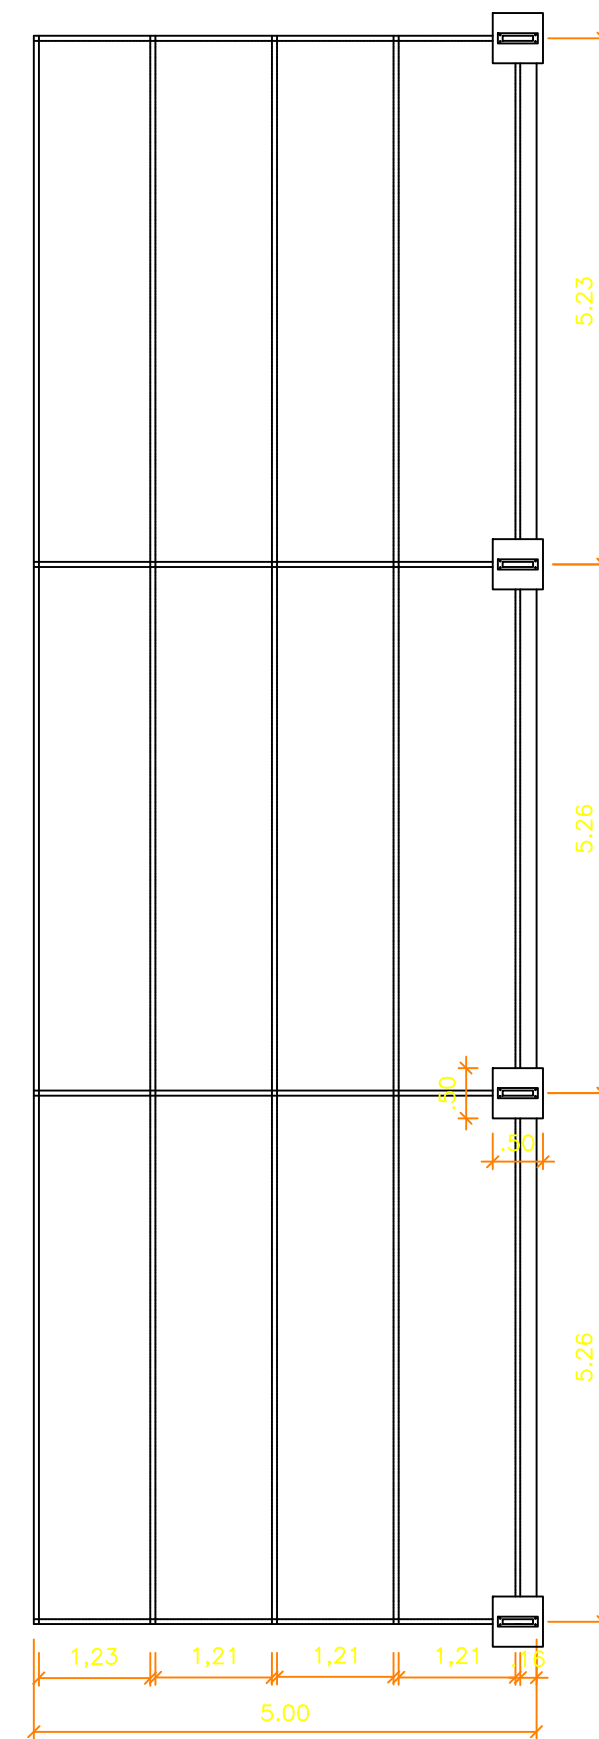

02 DETALHE DA CASA DO COMPRESSOR E LIXEIRA  
UBS BEIRA RIO - VITÓRIA DO JARI-AP  
ESCALA SEM

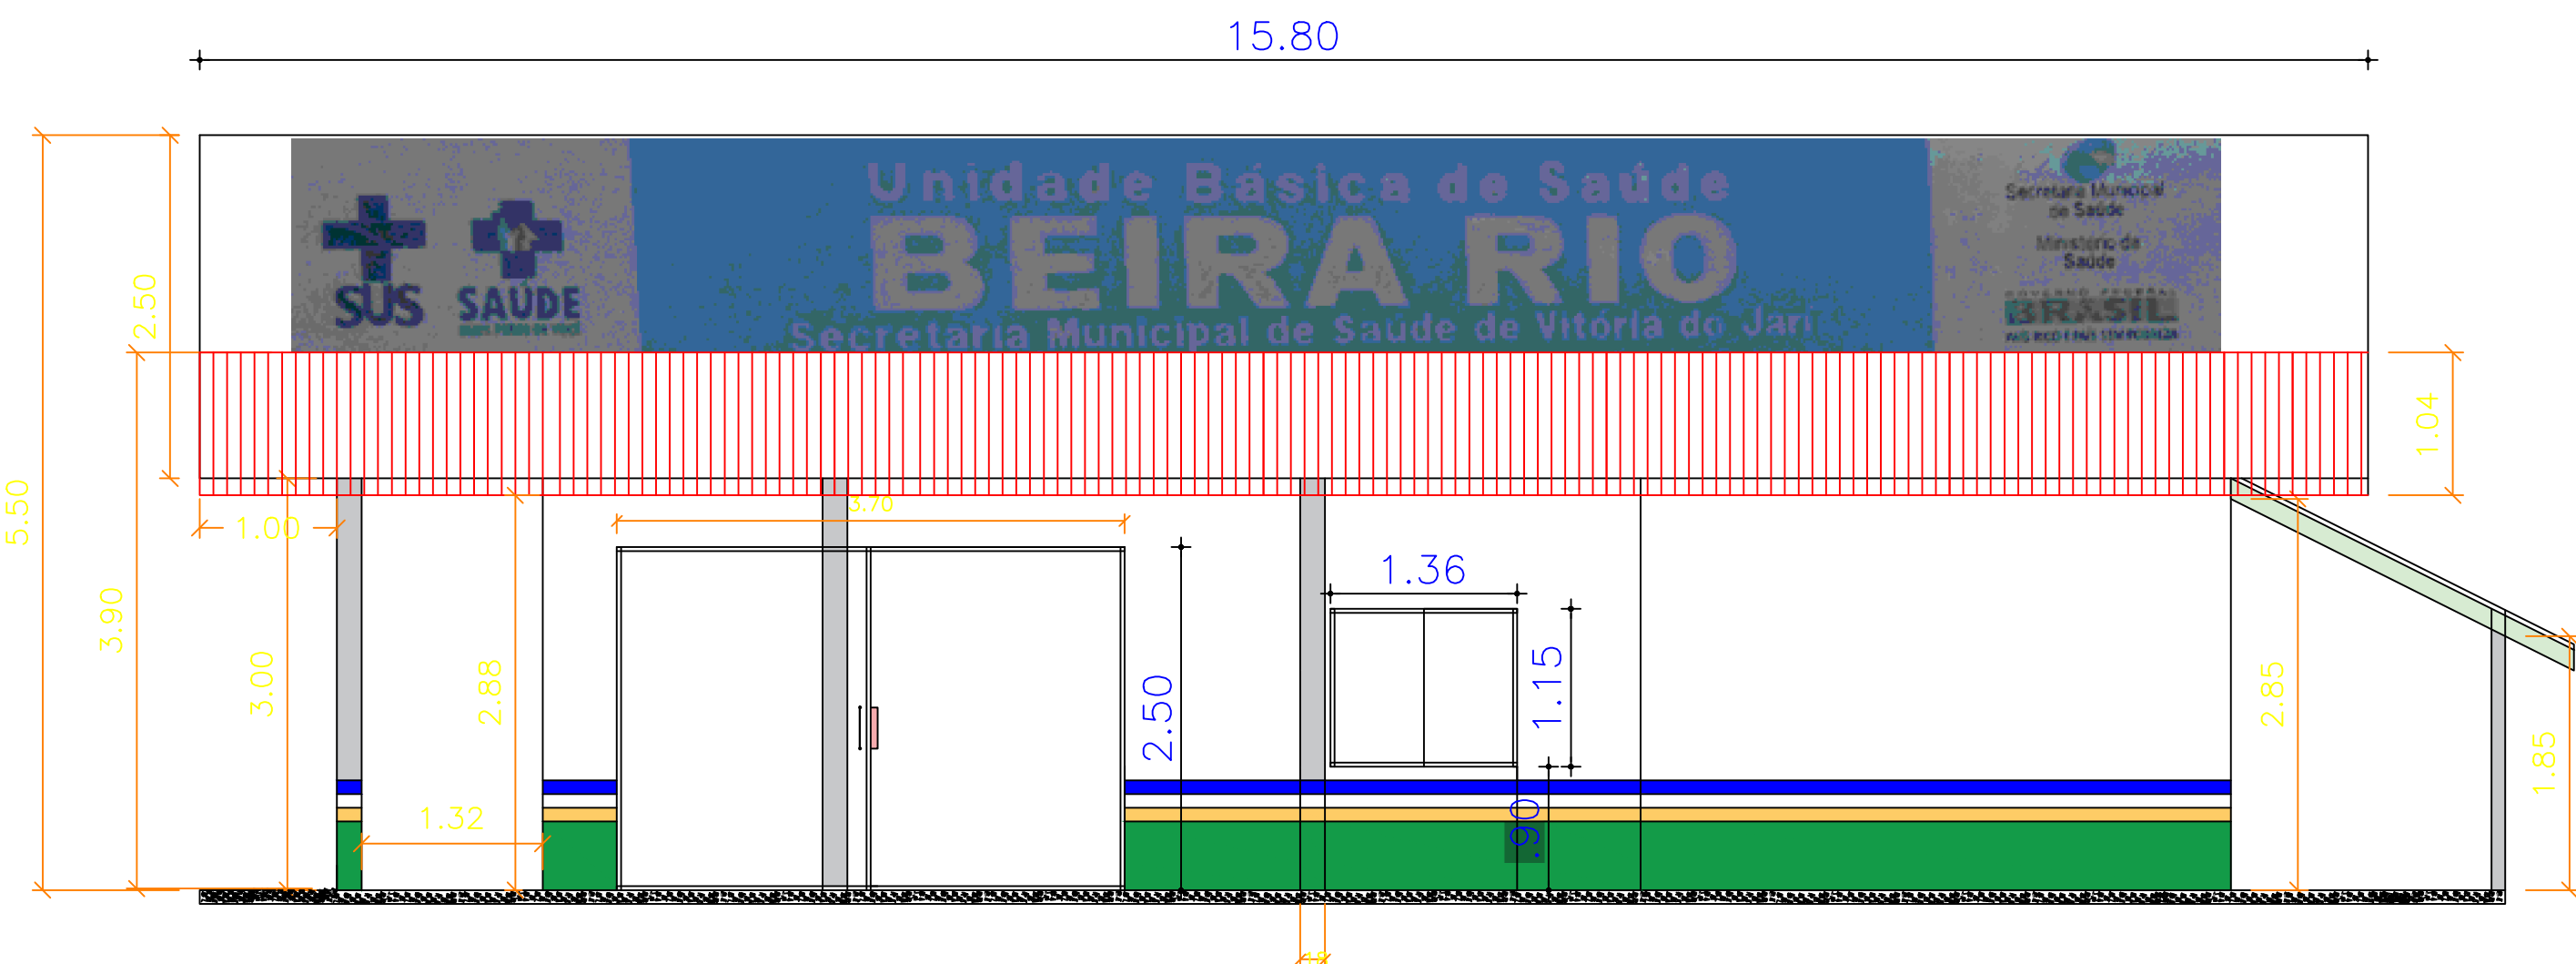

01 PLANTA FAIXADA  
UBS BEIRA RIO - VITÓRIA DO JARI-AP  
ESCALA INDICADA

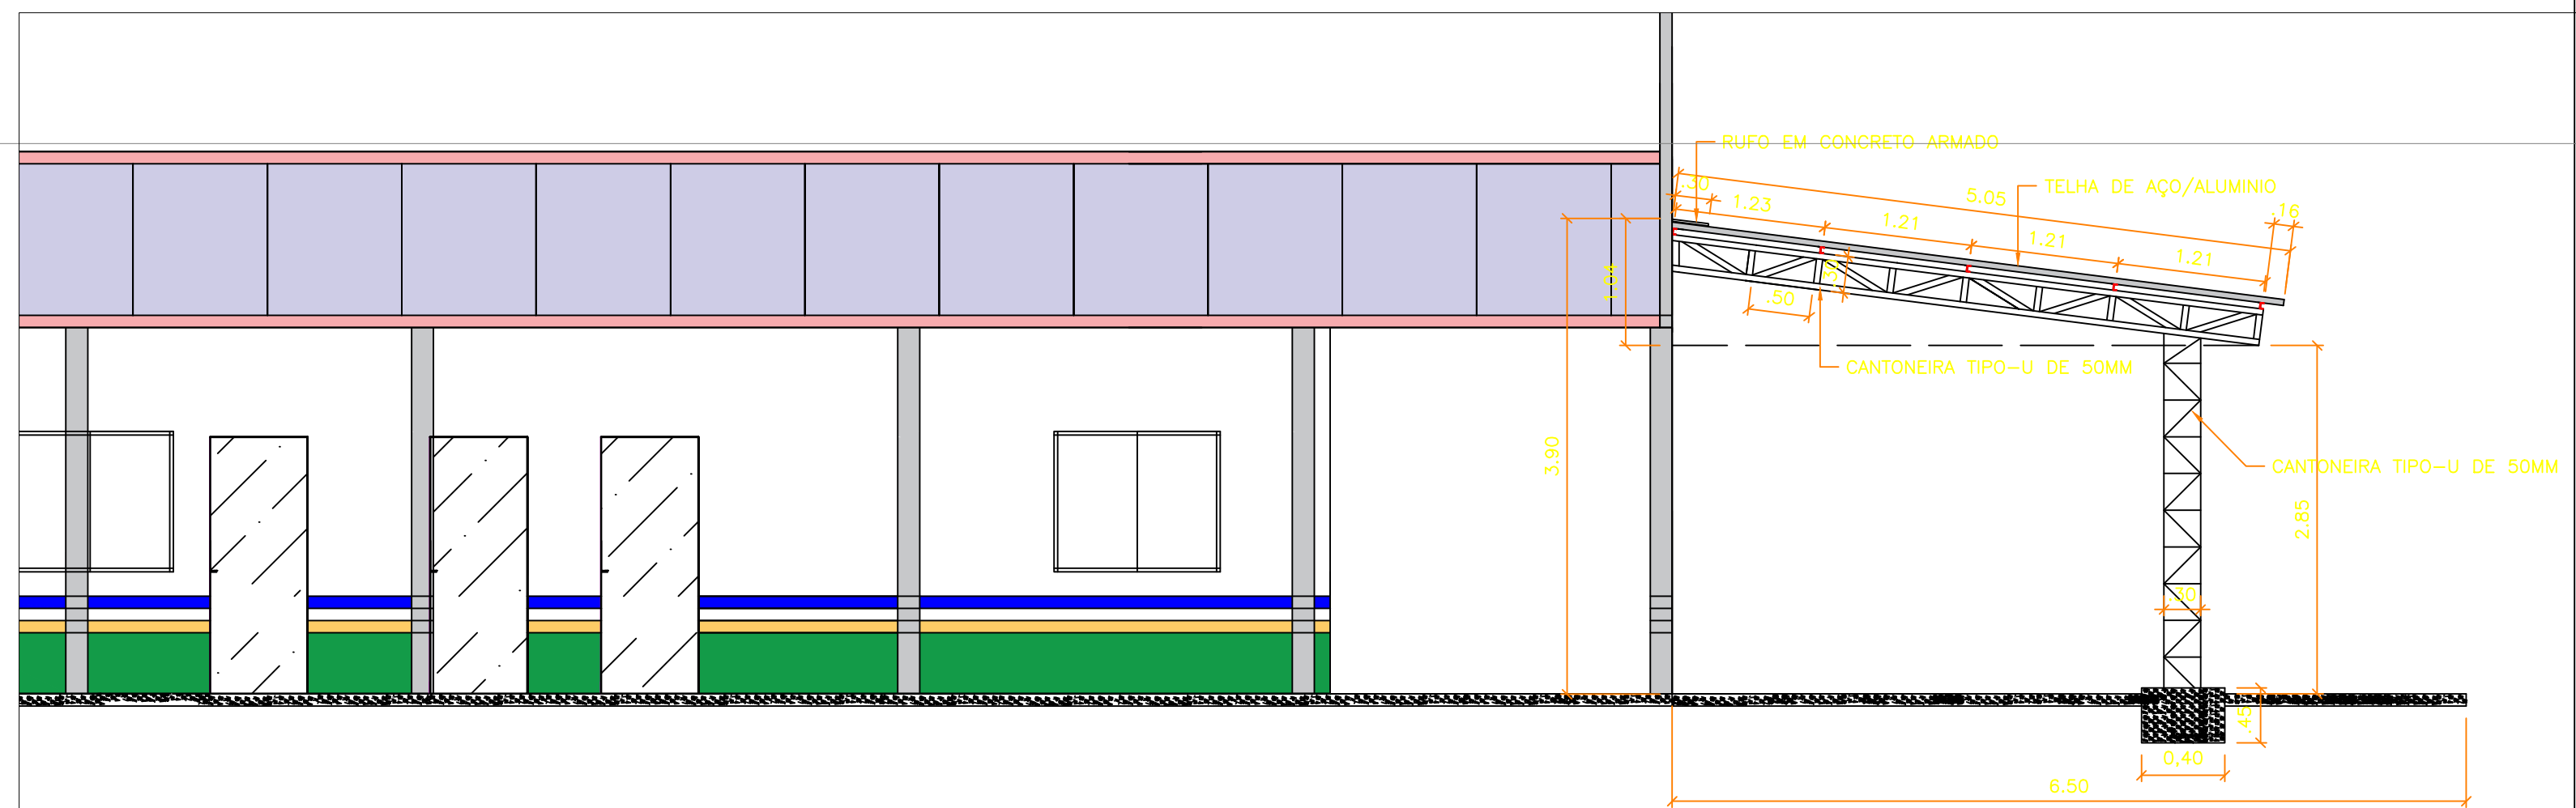

01 PLANTA FAIXADA  
UBS BEIRA RIO - VITÓRIA DO JARI-AP  
ESCALA INDICADA

PROPRIETÁRIO: PREFEITURA DE VITÓRIA DO JARI  
SECRETARIA MUNICIPAL DE SAÚDE

PLANTA BAIXA

PLANTA ARQUITETÔNICA

DETALHES DO TELHA

DETALHES DO TELHA

INDICADOR

A1

1/1